

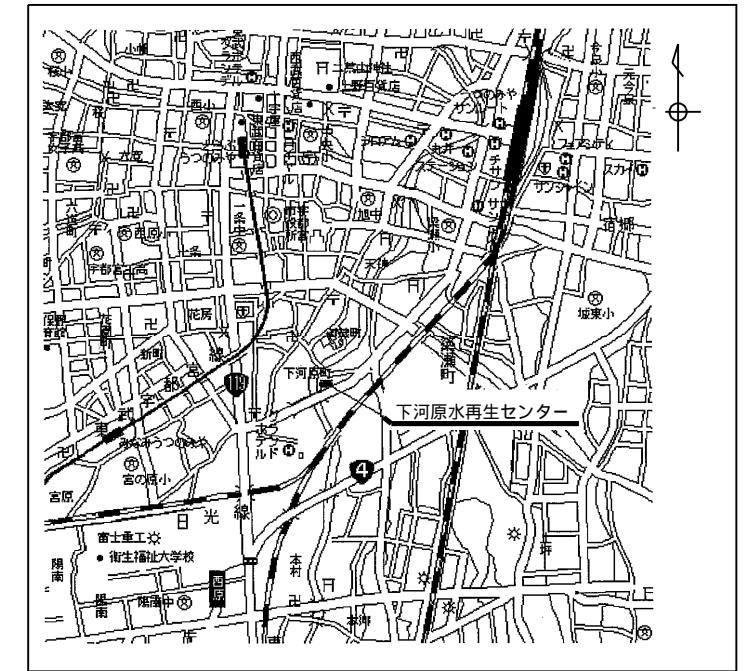


下河原水再生センター 配置平面図 1/500

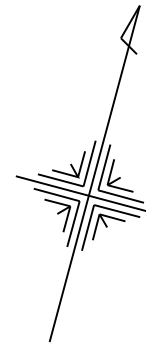

案内図 S=1:25,000

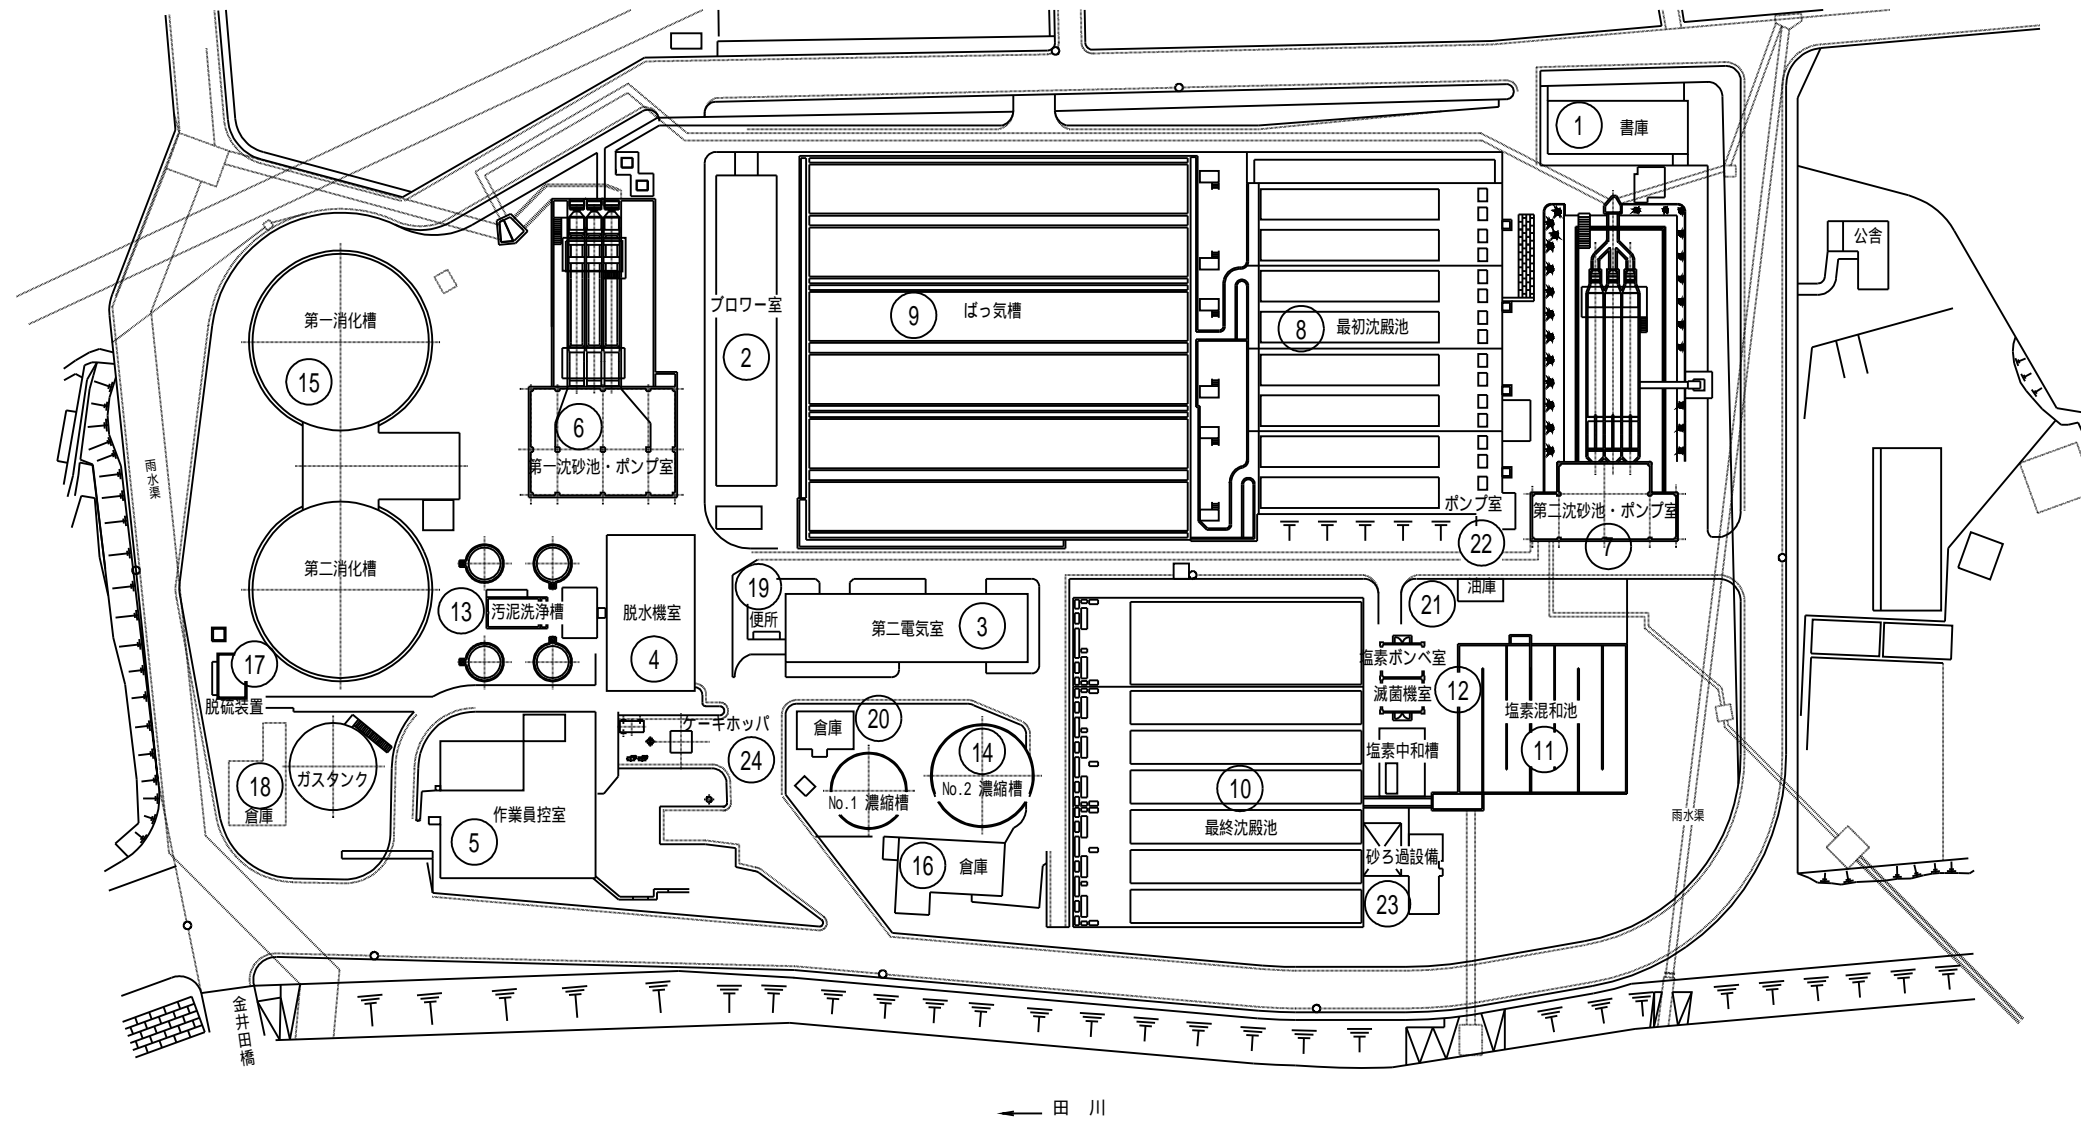

符号	建屋名称
1	書庫
2	ブローア室
3	第二電気室
4	脱水機室
5	作業員控室
6	第一沈砂池 ポンプ室
7	第二沈砂池 ポンプ室
8	最初沈殿池
9	ばっ気槽
10	最終沈殿池
11	塩素混和池
12	減菌機室
13	汚泥洗浄槽
14	濃縮槽
15	消化槽
16	倉庫
17	脱硫装置
18	倉庫
19	便所
20	倉庫
21	油庫
22	ポンプ室
23	砂ろ過設備
24	ケーキホッパ

事業名	宇都宮市公共下水道	
図名	配置平面図	汚水
田川第1処理区 下河原水再生センター	1	5
縮尺	1:500	図面年月日 平成21年2月 日
宇都宮市上下水道局下水道建設課		
設計者名	オリジナル設計株式会社	